


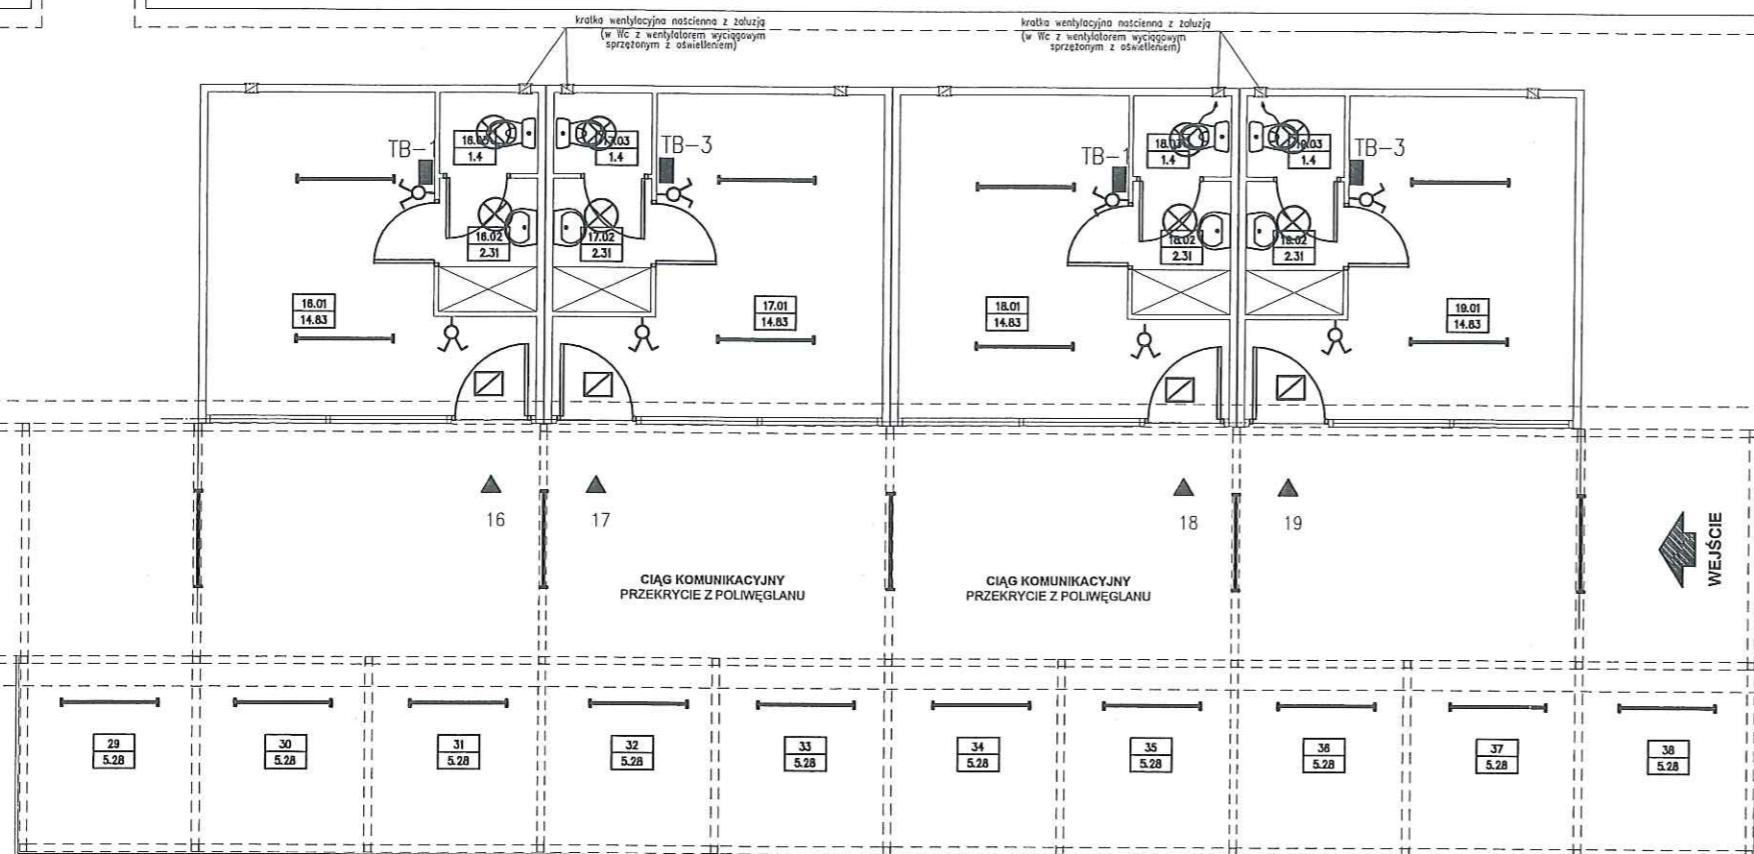


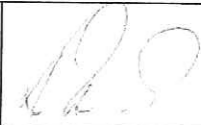


ISTNIEJĄCE PAWILONY



OZNACZENIA


-  - oprawa świetlówkowa 2x36 W w pawilonach
1x36 W w przejściach i boksach
-  - oświetl. nocne PL-C 2x18 W
-  - oświetl. IP 54 PL-C 2x18 W
-  - tablica bezpiecznikowa (wg schematu)
-  - łącznik instalacyjny

jednostka projektowa				
 "ARCHI-GRAF" BIURO OBSŁUGI ARCHITEKTONICZNEJ arch. JANUSZ KICIŃSKI arch. ROMAN SZUMNY				
64-920 PIŁA UL. KOSSAKA 110 TEL./FAX (067)2137075 ; 3512757				
rewizja:	modyfikacje:	projektant:	data:	podpis:
inwestor: TARPIL, Sp. z o.o., ul. Rynkowa 42, Piła				
nazwa i adres obiektu budowlanego PAWILONY HANDLOWE Z ZADASZENIAMI NAD CIĄGAMI PIESZYM I STANOWISKAMI SPRZEDAŻY- ETAP III PIŁA, UL. RYNKOWA 42, DZIAŁKA NR 304/35				
projektował: techn. Krzysztof RAUHUT uprawnienia budowlane do projektowania w specjalności instalacyjno-inżynierskiej zakresie instalacji elektrycznych nr upr. UAN 8345/1259/88				
sprawdził: mgr inż. Zbigniew JANKUN uprawnienia budowlane do projektowania w specjalności instalacyjno-inżynierskiej zakresie sieci i instalacji elektrycznych nr upr. GP 7342/1686/92				
tytuł rysunku: RZUT PRZYZIEMIA - INST. OŚWIETLENIOWA				
nr rys.: PB-572-E-01			branża: elektryczna	
etap projektowania: projekt budowlany		data oprac.: 12/2012		skala: 1:100

ISTNIEJĄCE PAWILONY



cze kablowo pomiarowe nr 4
te w projekcie przyłączy energetycznych
cze oświetleniowe
te w projekcie przyłączy energetycznych

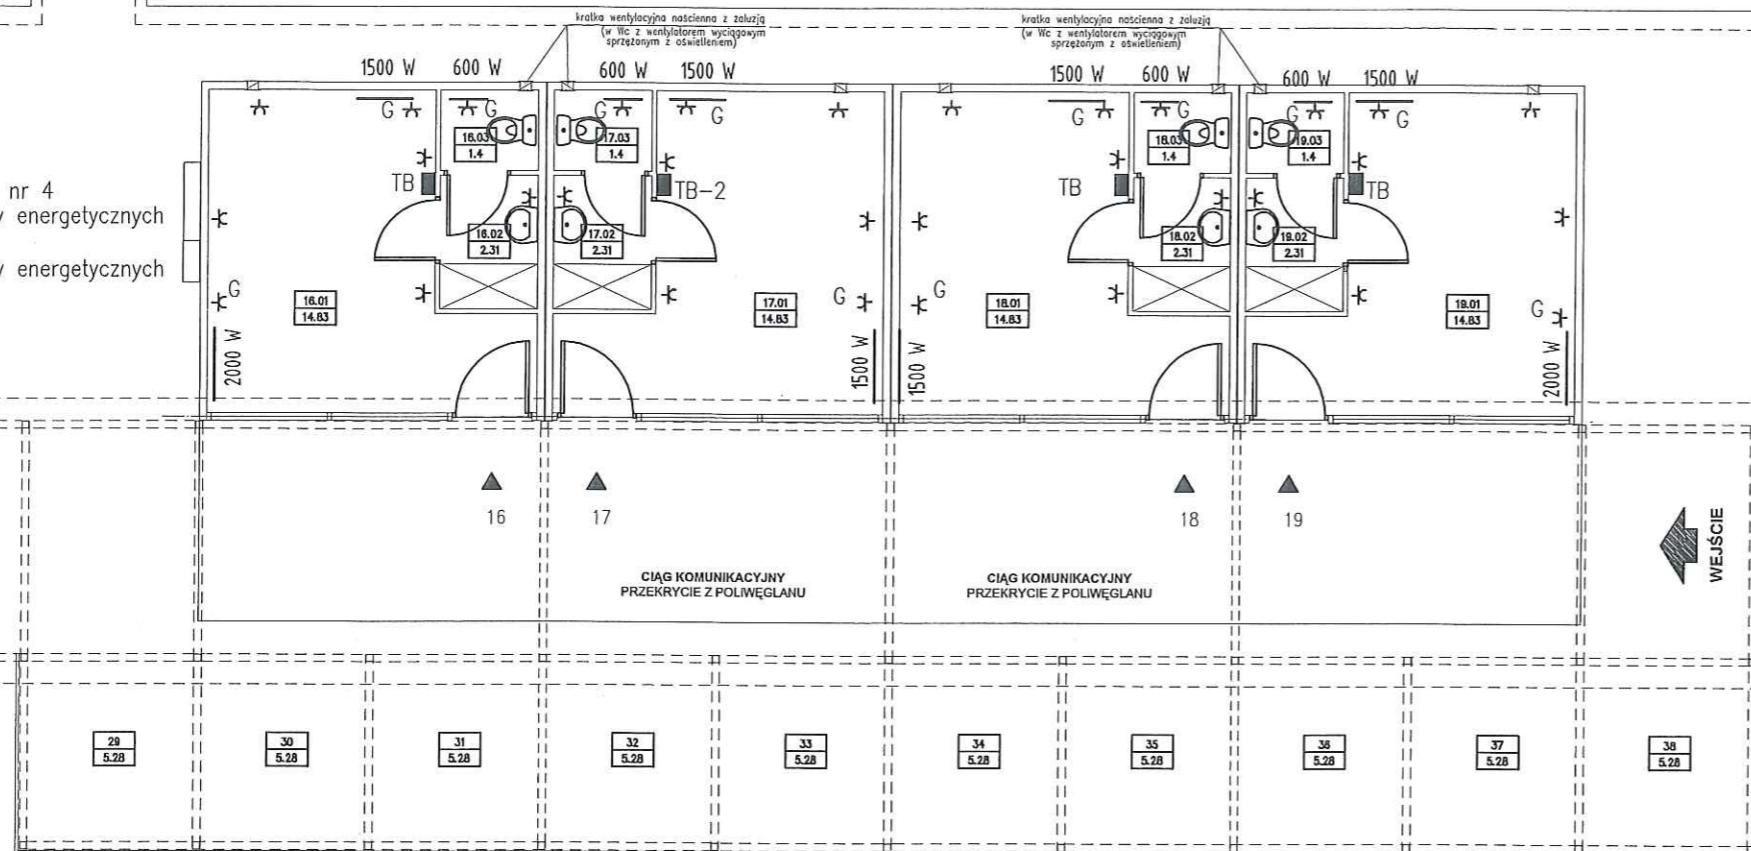

OZNACZENIA

- 1 - elektryczny pojemnościowy ogrzewacz wody - 5 litrów (2 kW /230 V)
wersja podumywalkowa SNU 5 SLi
- 2 - wentylator typu łazienkowego EDM 100
13W/230V/0,08A




jednostka projektowa				
 "ARCHI-GRAF" BIURO OBSŁUGI ARCHITEKTONICZNEJ arch. JANUSZ KICIŃSKI arch. ROMAN SZUMNY				
64-920 PIŁA UL. KOSSAKA 110 TEL./FAX (067)2137075 ; 3512757				
rewizja:	modyfikacje:	projektant:	data:	podpis:
inwestor: TARPIL, Sp. z o.o., ul. Rynkowa 42, Piła				
nazwa i adres obiektu budowlanego PAWILONY HANDLOWE Z ZADASZENIAMI NAD CIAGAMI PIESZYM I STANOWISKAMI SPRZEDAŻY- ETAP III PIŁA, UL. RYNKOWA 42, DZIAŁKA NR 304/35				
projektował: techn. Krzysztof RAUHUT uprawnienia budowlane do projektowania w specjalności instalacyjno-inżynierskiej zakresie instalacji elektrycznych nr upr. UAN 8345/1259/88				
sprawdził: mgr inż. Zbigniew JANKUN uprawnienia budowlane do projektowania w specjalności instalacyjno-inżynierskiej zakresie sieci i instalacji elektrycznych nr upr. GP 7342/1686/92				
tytuł rysunku: RZUT PRZYZIEMIA - INSTALACJA GNIAZD				
nr rys.: PB-572-E-02			branża: elektryczna	
etap projektowania: projekt budowlany		data oprac.: 12/2012		skala: 1:100

TB

STAROSTWO POWIATOWE
W PILE
Al. Niepodległości 33/35

Pi = 8,6 [kW]
Pz = 6,0 [kW]
Jo = 9,3 [A]

ROZDZIELNICA W STALOWEJ
SKRZYNI ROZDZIELCZEJ
IP43 minimum.
POZOSTAWIĆ CONAJMNIJ 30%
REZERWY WOLNEGO
MIEJSCA W ROZDZIELNICY.

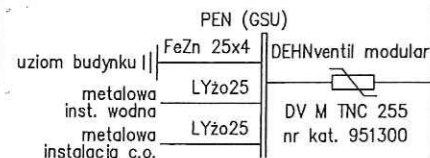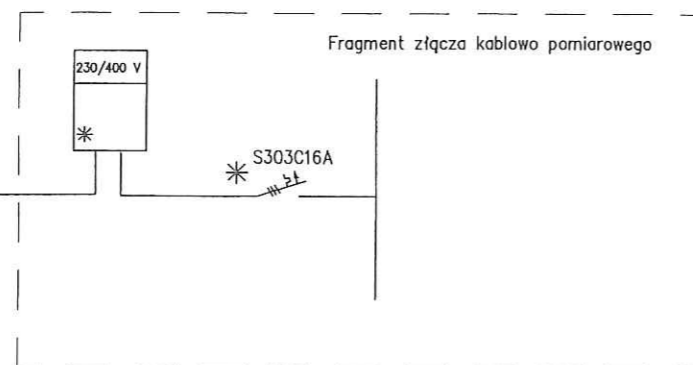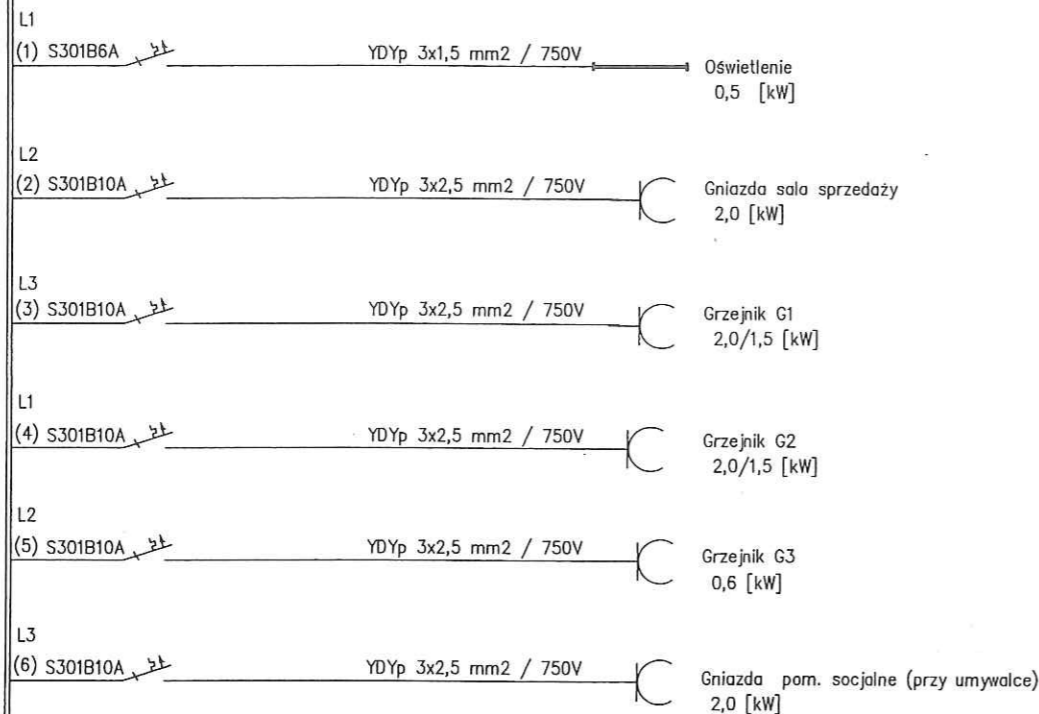


OCHRONA PRZECIWPORAŻENIOWA:
Samoczynne wyłączenie napięcia zasilającego
zgodnie z PN-IEC 60364:


jednostka projektowa				
"ARCHI-GRAF"				
BIURO OBSŁUGI ARCHYTEKTONICZNEJ arch. JANUSZ KOCIĘSKI arch. ROMAN SZUMNY				
64-920 PEA UL. KOSSAKA 110 TEL./FAX (067)2137075 ; 3512757				
rewizja:	modyfikacje:	projektant:	data:	podpis:
inwestor: TARPIL, Sp. z o.o., ul. Rynkowa 42, Piła				
nazwa i adres obiektu budowlanego PAWILONY HANDLOWE Z ZADASZENIAMI NAD CIAGAMI PIESZYMI I STANOWISKAMI SPRZEDAŻY- ETAP III PIŁA, UL. RYNKOWA 42, DZIAŁKA NR 304/35				
projektował: techn. Krzysztof RAUHUT uprawnienie budowlane do projektowania w specjalności instalacyjno-inżynierskiej zakresie instalacji elektrycznych nr upr. UMN 8345/1259/88				
sprawdził: mgr inż. Zbigniew JANKUN uprawnienie budowlane do projektowania w specjalności instalacyjno-inżynierskiej zakresie sieci i instalacji elektrycznych nr upr. GP 7342/1686/92				
tytuł rysunku: SCHEMAT IDEOWY TB - PAWILON nr 2 - 6				
nr rys.: PB-572-E-03		branża: elektryczna		
etap projektowania: projekt budowlany		data oprac.: 12/2012		skala: 1:100

Pi = 25,3 [kW]
kj = 0,8
Pz = 20,2 [kW]
Jo = 31,4 [A]

STAROSTWO POWIATOWE
W PILE
Al. Niepodległości 33/35

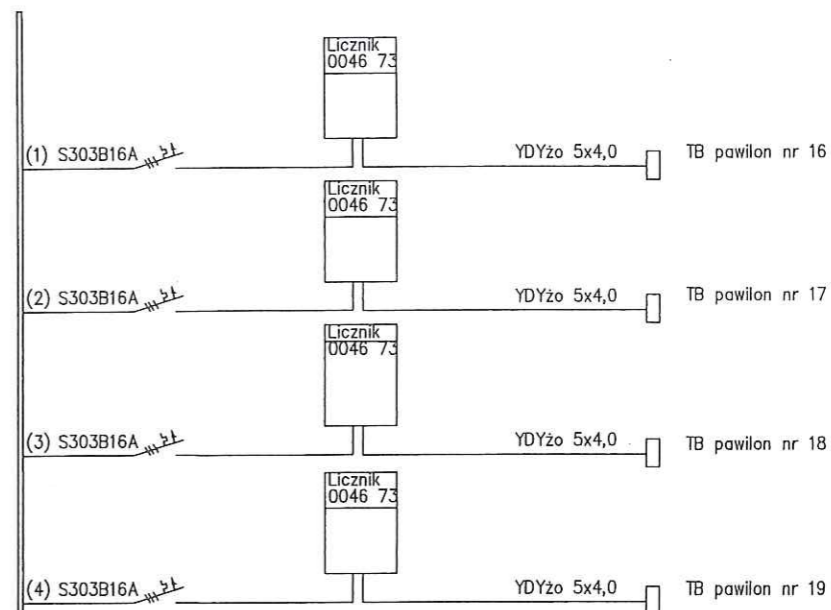

(5) S301B10A YDYzo 3x2,5
Szafka oświetleniowa 1,3 kW
30 opraw 1x36W

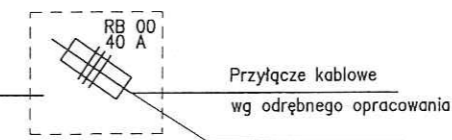

jednostka projektowa				
"ARCHI-GRAF"				
BIURO OBSŁUGI ARCHYTEKTONICZNEJ arch. JANUSZ KOCIĘSKI arch. ROMAN SZUMNY				
64-920 PEA UL. KOSSAKA 110 TEL./FAX (067)2137075 ; 3512757				
rewizja:	modyfikacje:	projektant:	data:	podpis:
inwestor: TARPIL, Sp. z o.o., ul. Rynkowa 42, Piła				
nazwa i adres obiektu budowlanego PAWILONY HANDLOWE Z ZADASZENIAMI NAD CIAGAMI PIESZYMI I STANOWISKAMI SPRZEDAŻY- ETAP III PIŁA, UL. RYNKOWA 42, DZIAŁKA NR 304/35				
projektował: techn. Krzysztof RAUHUT uprawnienie budowlane do projektowania w specjalności instalacyjno-inżynierskiej zakresie instalacji elektrycznych nr upr. UMN 8345/1259/88				
sprawdził: mgr inż. Zbigniew JANKUN uprawnienie budowlane do projektowania w specjalności instalacyjno-inżynierskiej zakresie sieci i instalacji elektrycznych nr upr. GP 7342/1686/92				
tytuł rysunku: SCHEMAT IDEOWY ZŁĄCZA KABLOWO-POM.				
nr rys.: PB-572-E-04		branża: elektryczna		
etap projektowania: projekt budowlany		data oprac.: 12/2012		skala: 1:100